


LEGENDA

Simbolo	Descrizione
[]	Pozzetto in c.d.s. 40x40x90cm
A	Apparecchio di illuminazione NERI Mibos 2500lm. Montaggio testa-palo su palo di altezza 4,00mt.
B	Apparecchio di illuminazione NERI Mibos 7500lm. Montaggio testa-palo su palo di altezza 7,00mt.
C	Apparecchio di illuminazione NERI Mibos 9500lm. Montaggio su palo di altezza 9,00mt con abbraccio 1,50mt.
—	Tubazione in PVC Ø110mm in cavitato
■	Impianto elettrico di nuova fornitura
■	Impianto elettrico esistente

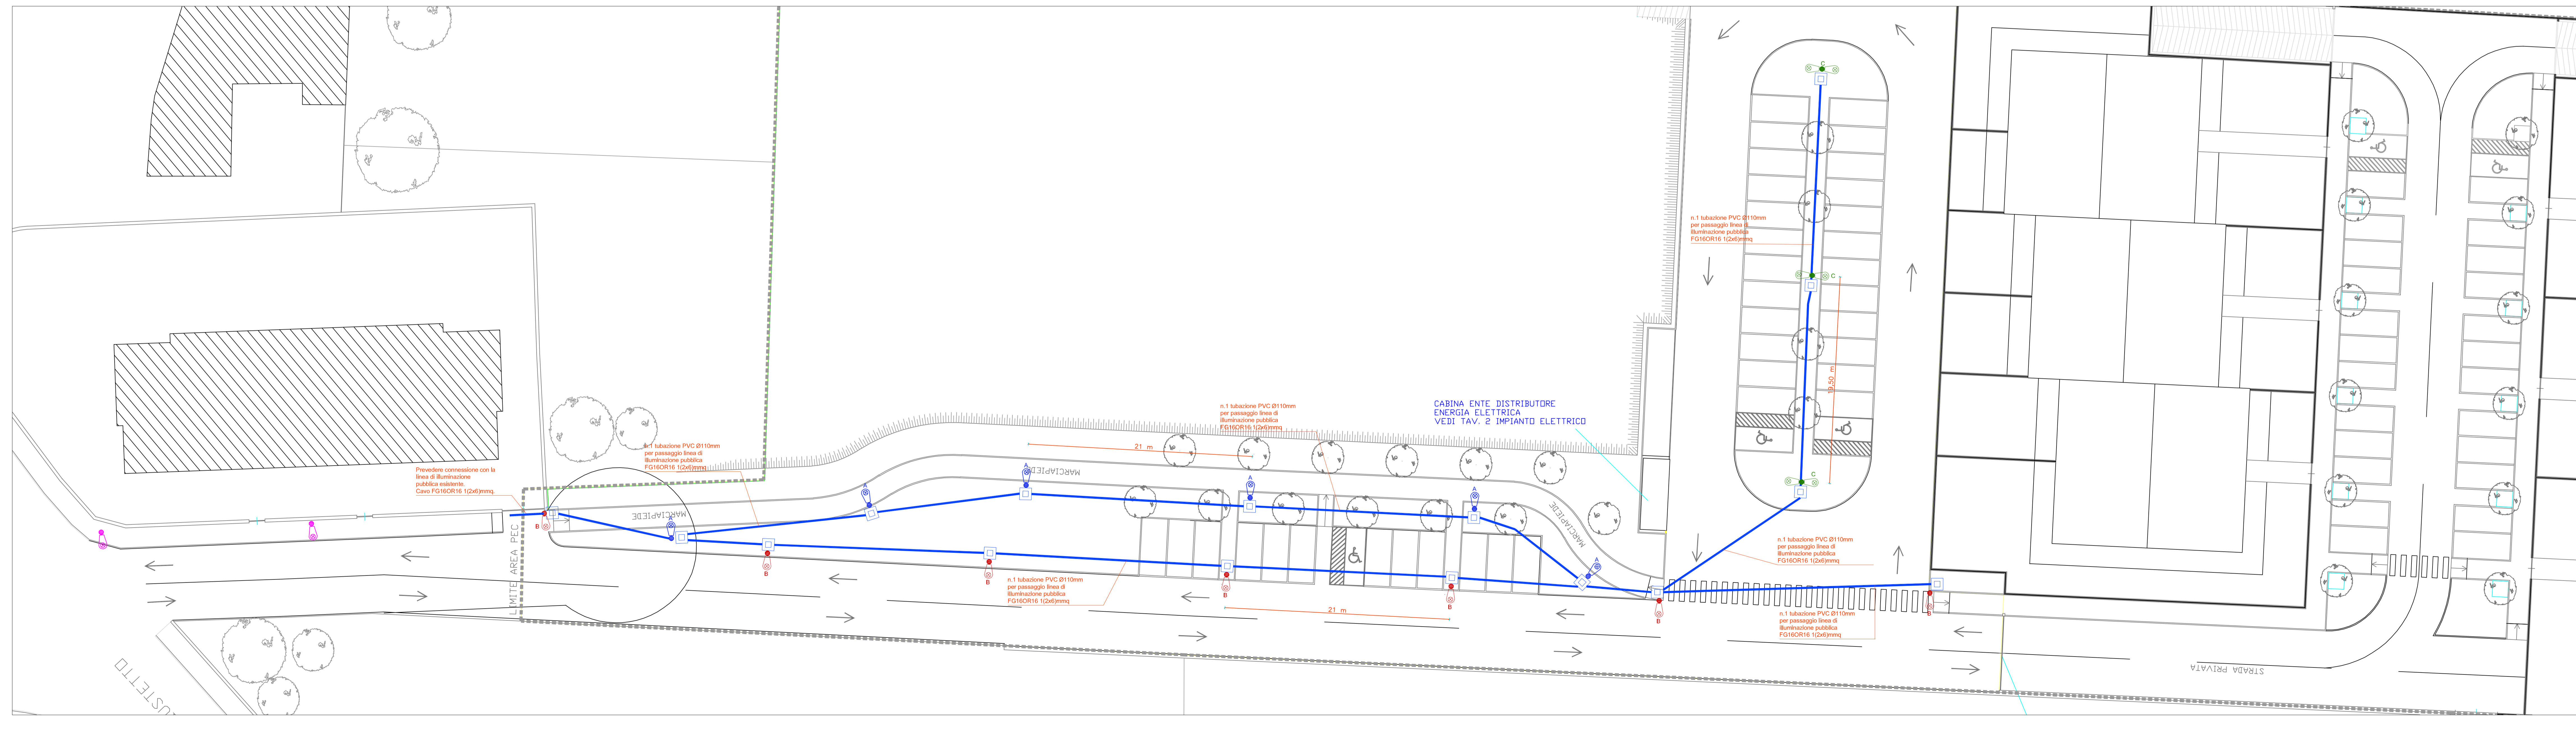

COMUNE DI PINEROLO
(CITTÀ METROPOLITANA DI TORINO)

P.E.C.
PIANO ESECUTIVO CONVENZIONATO
ZONA CE 1.2A DEL P.R.G.C.

PROPRIETÀ

FRAIRIA MARGHERITA C.F.: FRM_MGH_41770_06748	VAIRA BIANCA C.F.: VBA_BNC_39167_06748
CASTAGNO ROBERTO C.F.: CST_RRT_64510_06749	CHIABRANDO PAOLA C.F.: CHB_PLA_60470_0674F
CASTAGNO MARIO C.F.: CST_MRA_57009_0674E	CAMUSSO PIERINA C.F.: CAM_PRI_37043_0674E
CASTAGNO LAURA C.F.: CST_LNA_61970_0674V	CHIABRANDO SILVIA C.F.: CHB_SLV_37063_0674U
CHIABRANDO MARCELLO C.F.: CHB_MCL_34P15_0674B	MALANO VALTER C.F.: MLN_VTR_44716_0454W

RICHIEDENTE
I.C.R.COSTRUZIONI

PROGETTISTI
ING. ENRICO GUIOT

ELABORATO
2
SOSTITUTIVO

NOTE:
IMPIANTI ELETTRICI
OPERE DI URBANIZZAZIONE
VIABILITÀ

REFERIMENTO
EL_043_20

SCALA
1:500

REV
01

MODIFICHE
AGG. LAYOUT E APPARECCHI

DESEGNATORE
E.G.

RF.
014

DATA
FEBBRAIO 2021

ARKETIPO STUDIO ASSOCIATO
ARCH. RITA PELLASSA, GEOM. ALDO SUPPO
VIA SVAZIA, 41 - 10016-F PINEROLO (TO)
TEL. +39.0121.3741134 FAX. +39.0121.3741134
www.arketipo-sa.it E-mail: info@arketipo-sa.it

Ing. Enrico Guiot
PINEROLO INGENGERIA
Via Garibaldi, 10064 - PineroLO (TO)
Tel. 0121.31163 - E-mail: segreteria@enricoguiot.it

VISTATA LA DIVULGAZIONE E LA RIPRODUZIONE A TERMINI DI LEGGE